


POÇO DE VISITA D60cm
 PLANTA BAIXA - ESCALA 1/20

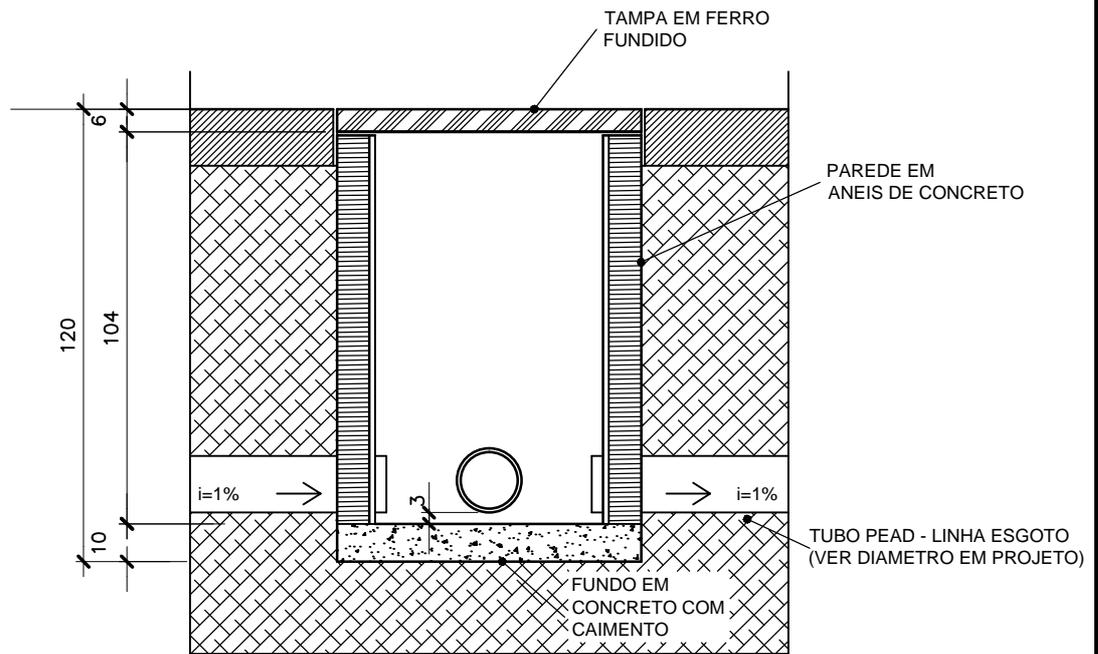

POÇO DE VISITA D60cm
 PLANTA BAIXA - ESCALA 1/20

T&M - Tostes e Medeiros Engenharia Ltda.

CLIENTE:



Companhia Docas do Rio de Janeiro -CDRJ

TÍTULO: Projeto para Interligações de Rede Coletora de Esgotos
 Detalhamento

ESCALA: 1/20

DATA: JAN/2018

RESPONSÁVEL: José Tostes Pacheco de Medeiros
 CREA 3735/D MG

PRANCHA: 03